


POTWIERDZAM ZGODNOŚĆ MAPY Z
ORYGINAŁEM MAPY DO CELÓW
PROJEKTOWYCH

ANDRZEJ MAJEWSKI

- LEGENDA:**
- A_H ZAKRES OPRACOWANIA
 - ▽ NIENIEPRZEKACZALNA LINIA ZABUDOWY WG MPZP
 - PROJEKTOWANY BUDYNEK- OBRYŚ PARTERU
 - PROJEKTOWANY BUDYNEK- OBRYŚ KONDYGNACJI PODZIEMNEJ (GARAJ)
 - PROJEKTOWANY BUDYNEK- OBRYŚ BRYLY BUDYNKU POWYŻEJ PARTERU
 - S. PROJEKTOWANE MIEJSCA GROMADZENIA ODPADÓW STAŁYCH
 - T. ISTNIEJĄCY BUDYNEK STACJI TRANSFORMAT.
 - Z. PROJEKTOWANY OGRÓDZONY PLAC ZABAW
 - R. PROJEKTOWANE MIEJSCA REKREACYJNE DOSTĘPNE DLA OSÓB ZE SZCZEGÓLNYMI POTRZEBAMI
 - PROJEKTOWANE POW. UTWARDZONE - CHODNIKI
 - PROJEKTOWANE POW. UTWARDZONE - RUCH KOŁOWY
 - PROJEKTOWANE POW. UTWARDZONE - TARASY
 - POW. BIOLOGICZNIE CZYNNE 50%
 - POW. BIOLOGICZNIE CZYNNE 100%
 - WEJŚCIE DO BUDYNKU
 - WJAZD DO GARAJU
 - MIEJSCA PARKINGOWE 2,5x5m
 - HP ISTNIEJĄCY TERENOWY HYDRANT POŻAROWY
 - GRANICE OBSZARÓW WG MPZP
 - PROJEKTOWANE PRZYŁĄCZE WODOCIĄGOWE DN80 WG ODREBNEGO OPRACOWANIA
 - PROJEKTOWANA INSTALACJA ZEWNĘTRZNA KANALIZACJI SANITARNEJ
 - PROJEKTOWANE PRZYŁĄCZE KANALIZACJI SANITARNEJ WG ODREBNEGO OPRACOWANIA (między KS1 a KS2 urociągi tłoczny, między KS2 a KS3 - przyłącze grawitacyjne)
 - KS1 PROJ. PRZEPOMPOWNI KAN. SANITARNEJ WG ODREBNEGO OPRACOWANIA
 - KS2 PROJ. STUDNIĄ ROZPRĘŻNĄ KAN. SANITARNEJ WG ODREBNEGO OPRACOWANIA
 - KS3 ISTN. STUDNIĄ KAN. SANITARNEJ
 - PROJEKTOWANA ZEWNĘTRZNA INSTALACJA KANALIZACJI DESZCZOWEJ
 - KD1 PROJ. PRZEPOMPOWNI KAN. DESZCZOWEJ
 - MCh MULDA CHŁONNA (WG ODREBNEGO OPRACOWANIA)
 - PROPONOWANA TRASA PRZYŁĄCZA GAZOWEGO ORAZ LOKALIZACJA PUNKTU REDUKCYJNO-POMIAROWEGO WG ODREBNEGO OPRACOWANIA
 - PROJEKTOWANA ZEWNĘTRZNA INSTALACJA ELEKTRYCZNA
 - PROJEKTOWANE OPRAWY OŚWIETLENIOWE
 - PROJEKTOWANE LINIE ELEKTROENERGETYCZNE KABLOWE NN WG ODREBNEGO OPRACOWANIA
 - LINIA ELEKTROENERGETYCZNA KABLOWA ORAZ ZŁĄCZA KABLOWE NN PRZEZNACZONO DO ROZBIÓRKI WG ODREBNEGO OPRACOWANIA
 - PROJEKTOWANE PRZYŁĄCZE TELETECHNICZNE WG ODREBNEGO OPRACOWANIA
 - ŚCIANA ODDZIELENIA PPOŻ REI120

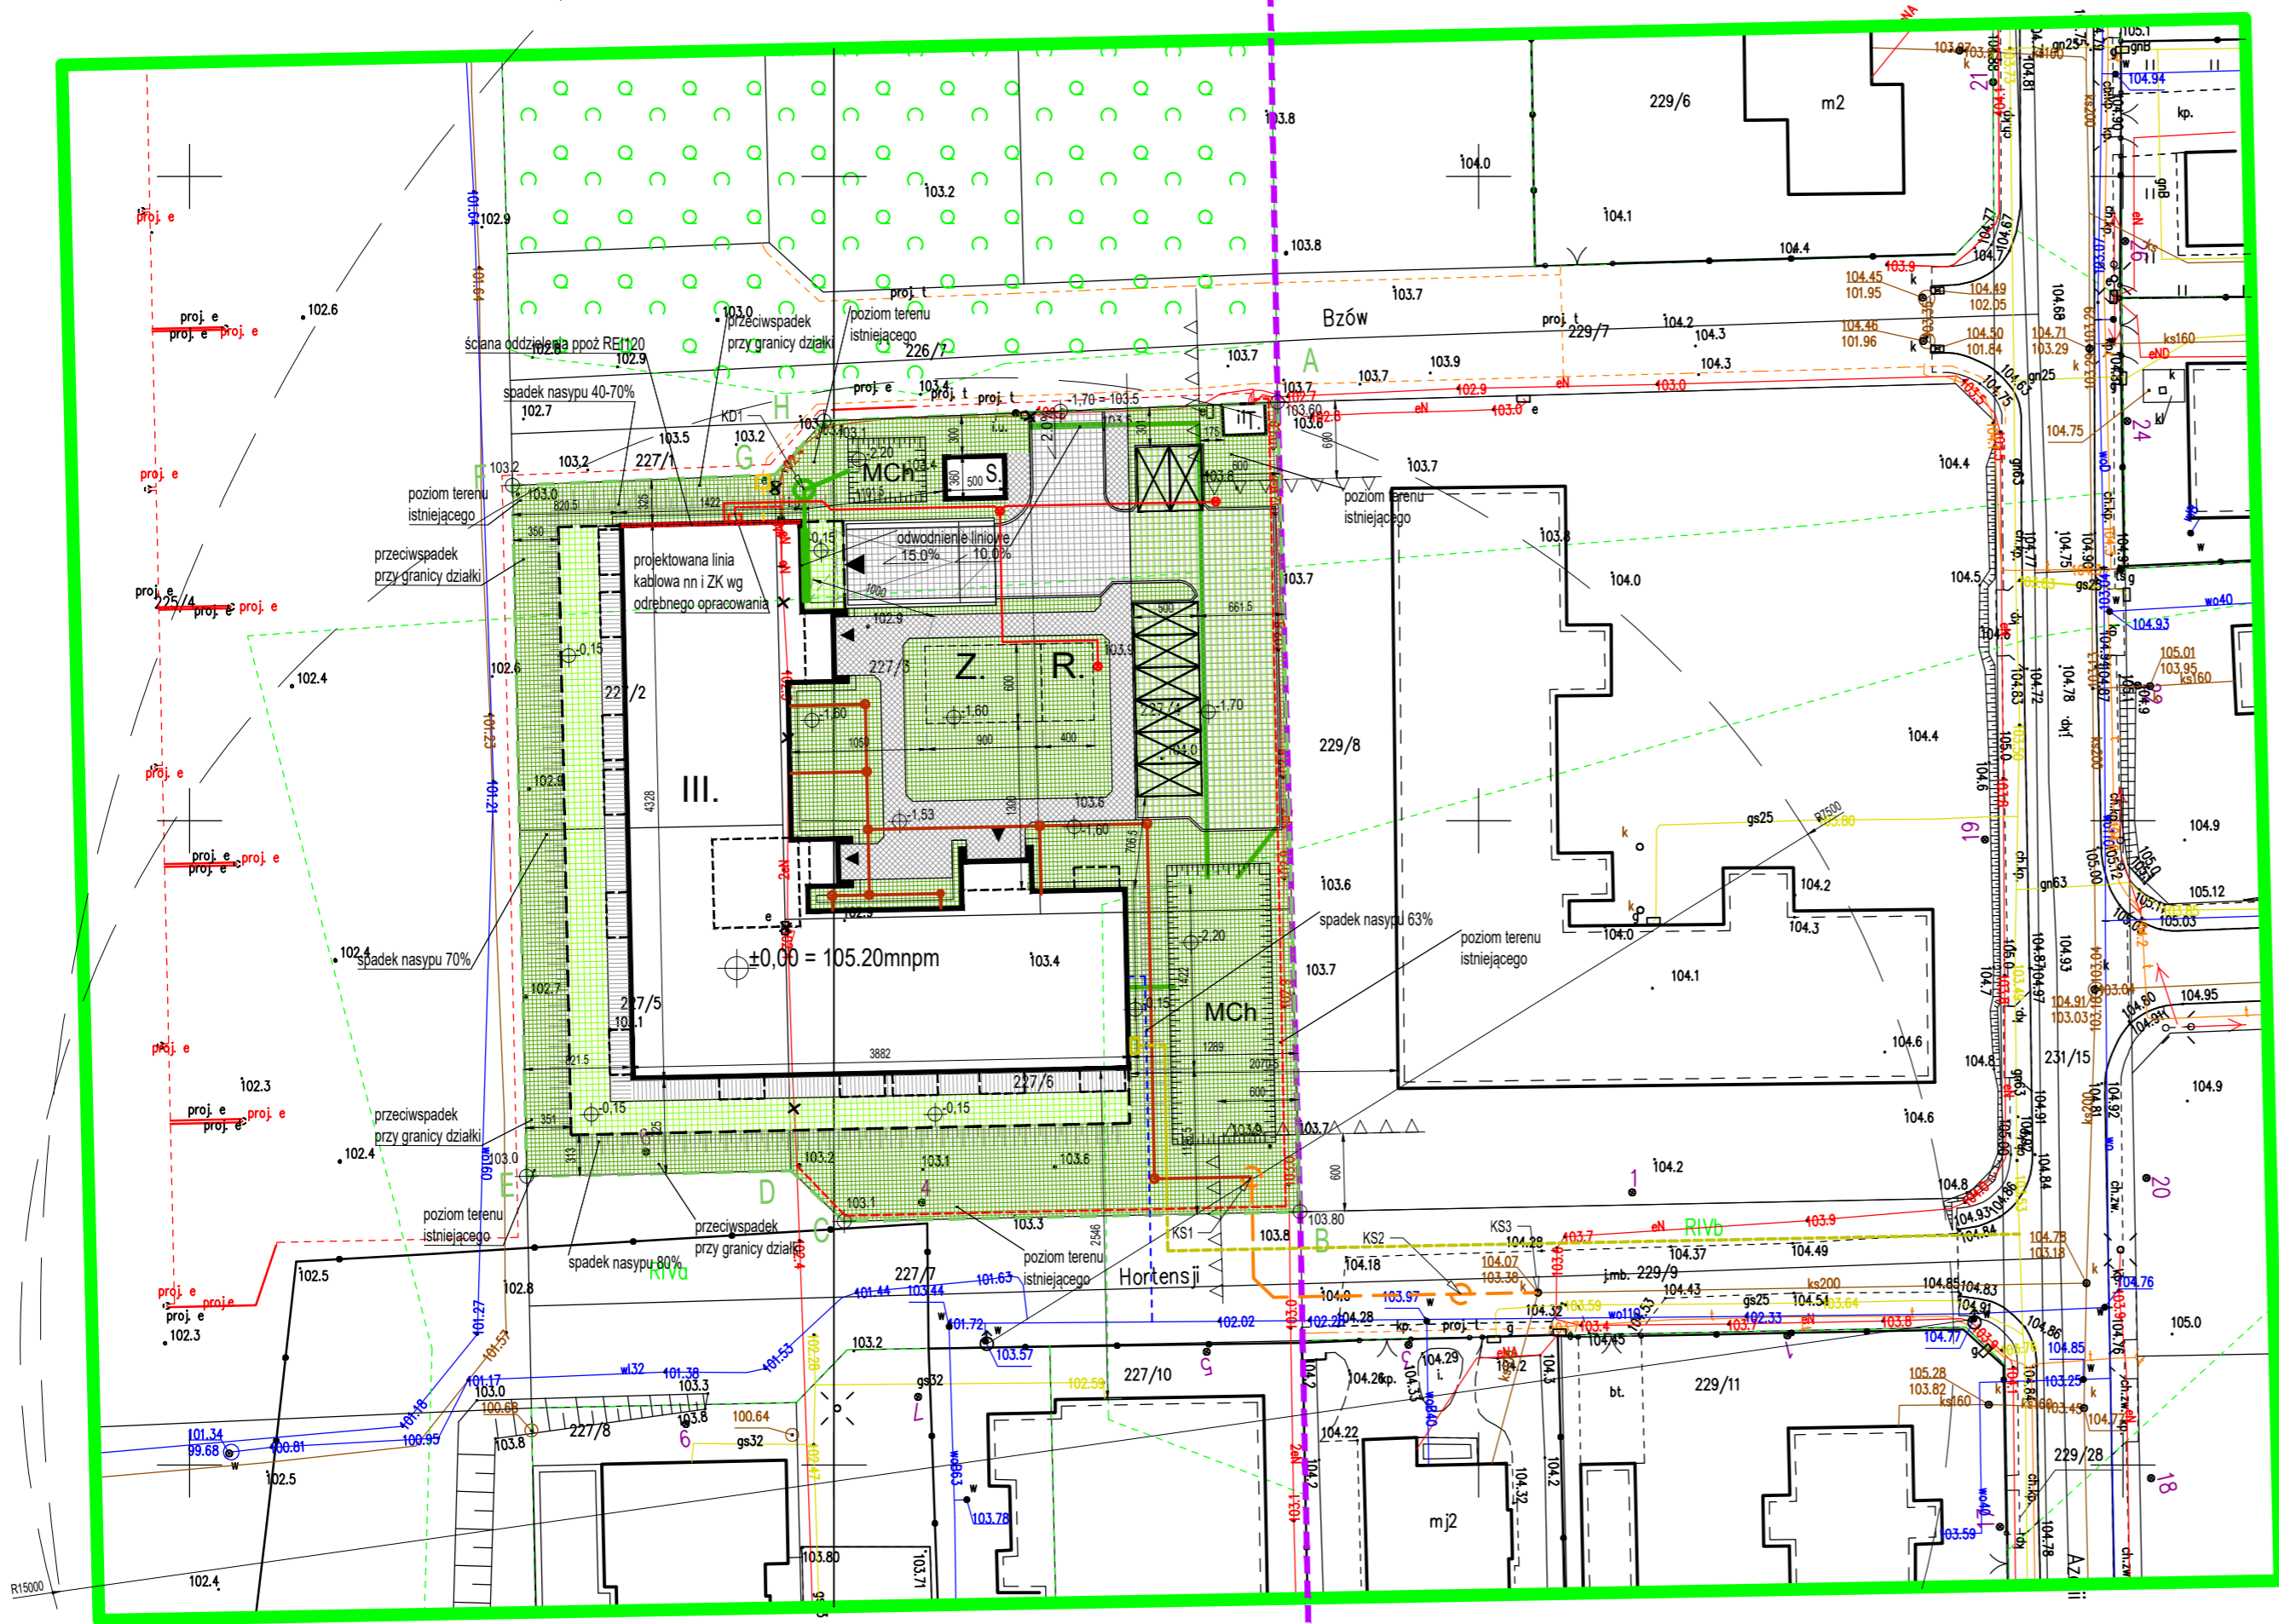

INVEST-GEO K. Augustynik
79-509-320

MAPA DQ CELÓW PROJEKTOWYCH
SKALA 1:500

Płotsk ul. Azalii, Hortensji dz. 227/2, 227/3, 227/4, 227/5, 227/6	
Oznaczenie kancelaryjne pracy geodezyjnej	GG.6640.2972.2025
Jednostka ewidencyjna	142001_1 Płotsk
Obszar ewidencyjny	142001_1.0217 Płotsk
Nazwa układu współrzędnych	2000 strefa 7 wysokościowych
Oznaczenie granic obszaru, który był przedmiotem aktualizacji	kolorem zielonym

INVEST-GEO
Kamila Augustynik
ul. Dębowa 4, 07-200 Wyszków
NIP 762-189-34-46, REGON 141440586
tel. 791-520-320

GEODETA UPRAWNIOWY
Monika Pogoda
nr upr. 20847

<i>Oświadczam, że niniejszy dokument został opracowany w wyniku prac geodezyjnych i kartograficznych, których rezultaty zawiera opisy techniczny poszytowany zweryfikowany. Jednocześnie oświadczam, że jestem świadomy odpowiedzialności karnej za złożenie fałszywego oświadczenia.</i>	
Identyfikator zgłoszenia prac geodezyjnych	GG.6640.2972.2025
Organ służby geodezyjnej, który otrzymał zgłoszenie	STAROSTA PŁOTSKI
Wykonawca prac geodezyjnych	INVEST-GEO Kamila Augustynik ul. Dębowa 4, 07-200 Wyszków
Imię i nazwisko oraz nr uprawnień zawodowych kierownika	MONIKA POGODA nr uprawnień 20847
Nr dokumentu zawierającego wyniki pozycyjnej weryfikacji	GG.6640.2972.2025_1
Data sporządzenia dokumentu zawierającego wyniki pozycyjnej weryfikacji	23.09.2025

PLAN SYTUACYJNY



projektant branży architektonicznej mgr inż. arch. Andrzej Majewski 34/LOIA/07 do projektowania bez ograniczeń w specjalności architektonicznej	projekt BUDYNEK MIESZKALNY WIELORODZINNY WRAZ Z INFRASTRUKTURĄ TECHNICZNĄ
sprawdzający branży architektonicznej mgr inż. arch. Katarzyna Kabacińska 37/WPOKK/2019 do projektowania bez ograniczeń w specjalności architektonicznej	adres inwestycji ul. Bzów w Płotsku dz. nr ew. 227/2, 227/3, 227/4, 227/5, 227/6 ob 142001_1.0217 Płotsk
projektant branży sanitarnej mgr inż. Mariusz Wilkowski MAZ/0425/POOS/12 do projektowania bez ograniczeń w specjalności instalacyjnej w zakresie sieci, instalacji urządzeń cieplnych, wentylacyjnych, gazowych, wodociągowych i kanalizacyjnych	inwestor Paweł Łatyfowicz prowadzący działalność gospodarczą pod nazwą Isbud Development Paweł Łatyfowicz ul. Białowiejska 17C, 06-100 Pułtusk
sprawdzający branży sanitarnej mgr inż. Mateusz Milewski MAZ/IS/2572/02 do projektowania bez ograniczeń w specjalności instalacyjnej w zakresie sieci, instalacji urządzeń cieplnych, wentylacyjnych, gazowych, wodociągowych i kanalizacyjnych	generalny projektant Pracownia na Sielcach Andrzej Majewski ul. Iwicka 51/8, 00-735 Warszawa
projektant branży elektrycznej mgr inż. Bogdan Zbigniew Sadowski Cie-5/98 do projektowania bez ograniczeń w specjalności w zakresie sieci, instalacji i urządzeń elektrycznych i elektroenergetycznych	PRAWA AUTORSKIE ZASTRZEŻONE Projekt ten chroniony jest prawem zgodnie z Ustawą o Prawie Autorskim. Wszelkie kopiowanie, powielanie i dokonywanie zmian bez zgody autora jest niedozwolone i podlega karze.
sprawdzający branży elektrycznej mgr inż. Jarosław Paweł Klejment MAZ/0269/PWBE/15 do projektowania bez ograniczeń w specjalności w zakresie sieci, instalacji i urządzeń elektrycznych i elektroenergetycznych	faza Projekt Budowlany
	branża ARCH
	temat rysunku PROJEKT ZAGOSPODAROWANIA TERENU
	skala 1:500
	data 30.09.2025
	nr rysunku A_PZT

